


- 凡例
- ☑ : 消火器ボックス
  - : 丸環
- 室名
- 便 : 便所
  - 車便 : 車椅子便所
  - 職 : 職員便所
  - 脱 : 脱衣室
  - 更 : 更衣室
  - 湯 : 湯沸室
  - 掃 : 掃除具庫
  - 庫 : 倉庫
  - 前 : 前室
  - B : ユニットバス
  - S : ユニット シャワー

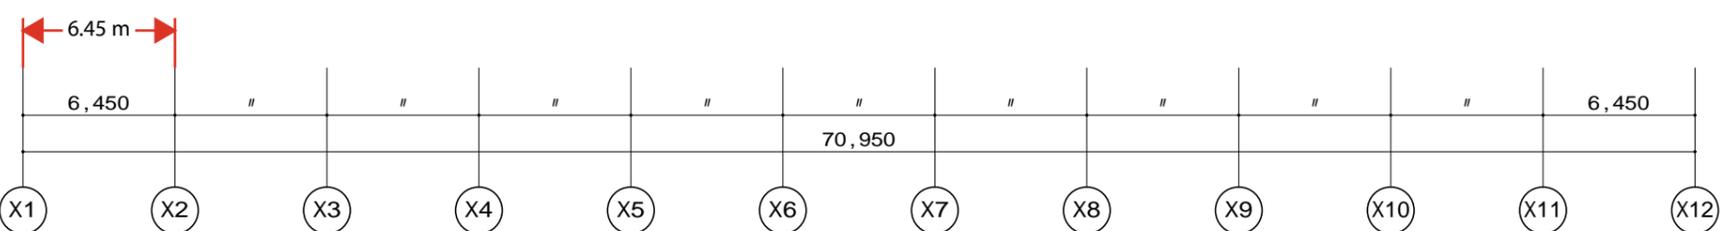

建物名称	稲城市立病院			
図面名称	増改修後 2階平面図			
事務長	課長	係長	調査	設計
			縮尺	図面番号
			A1 1/150	A-03
			A3 1/300	
稲 城 市				